


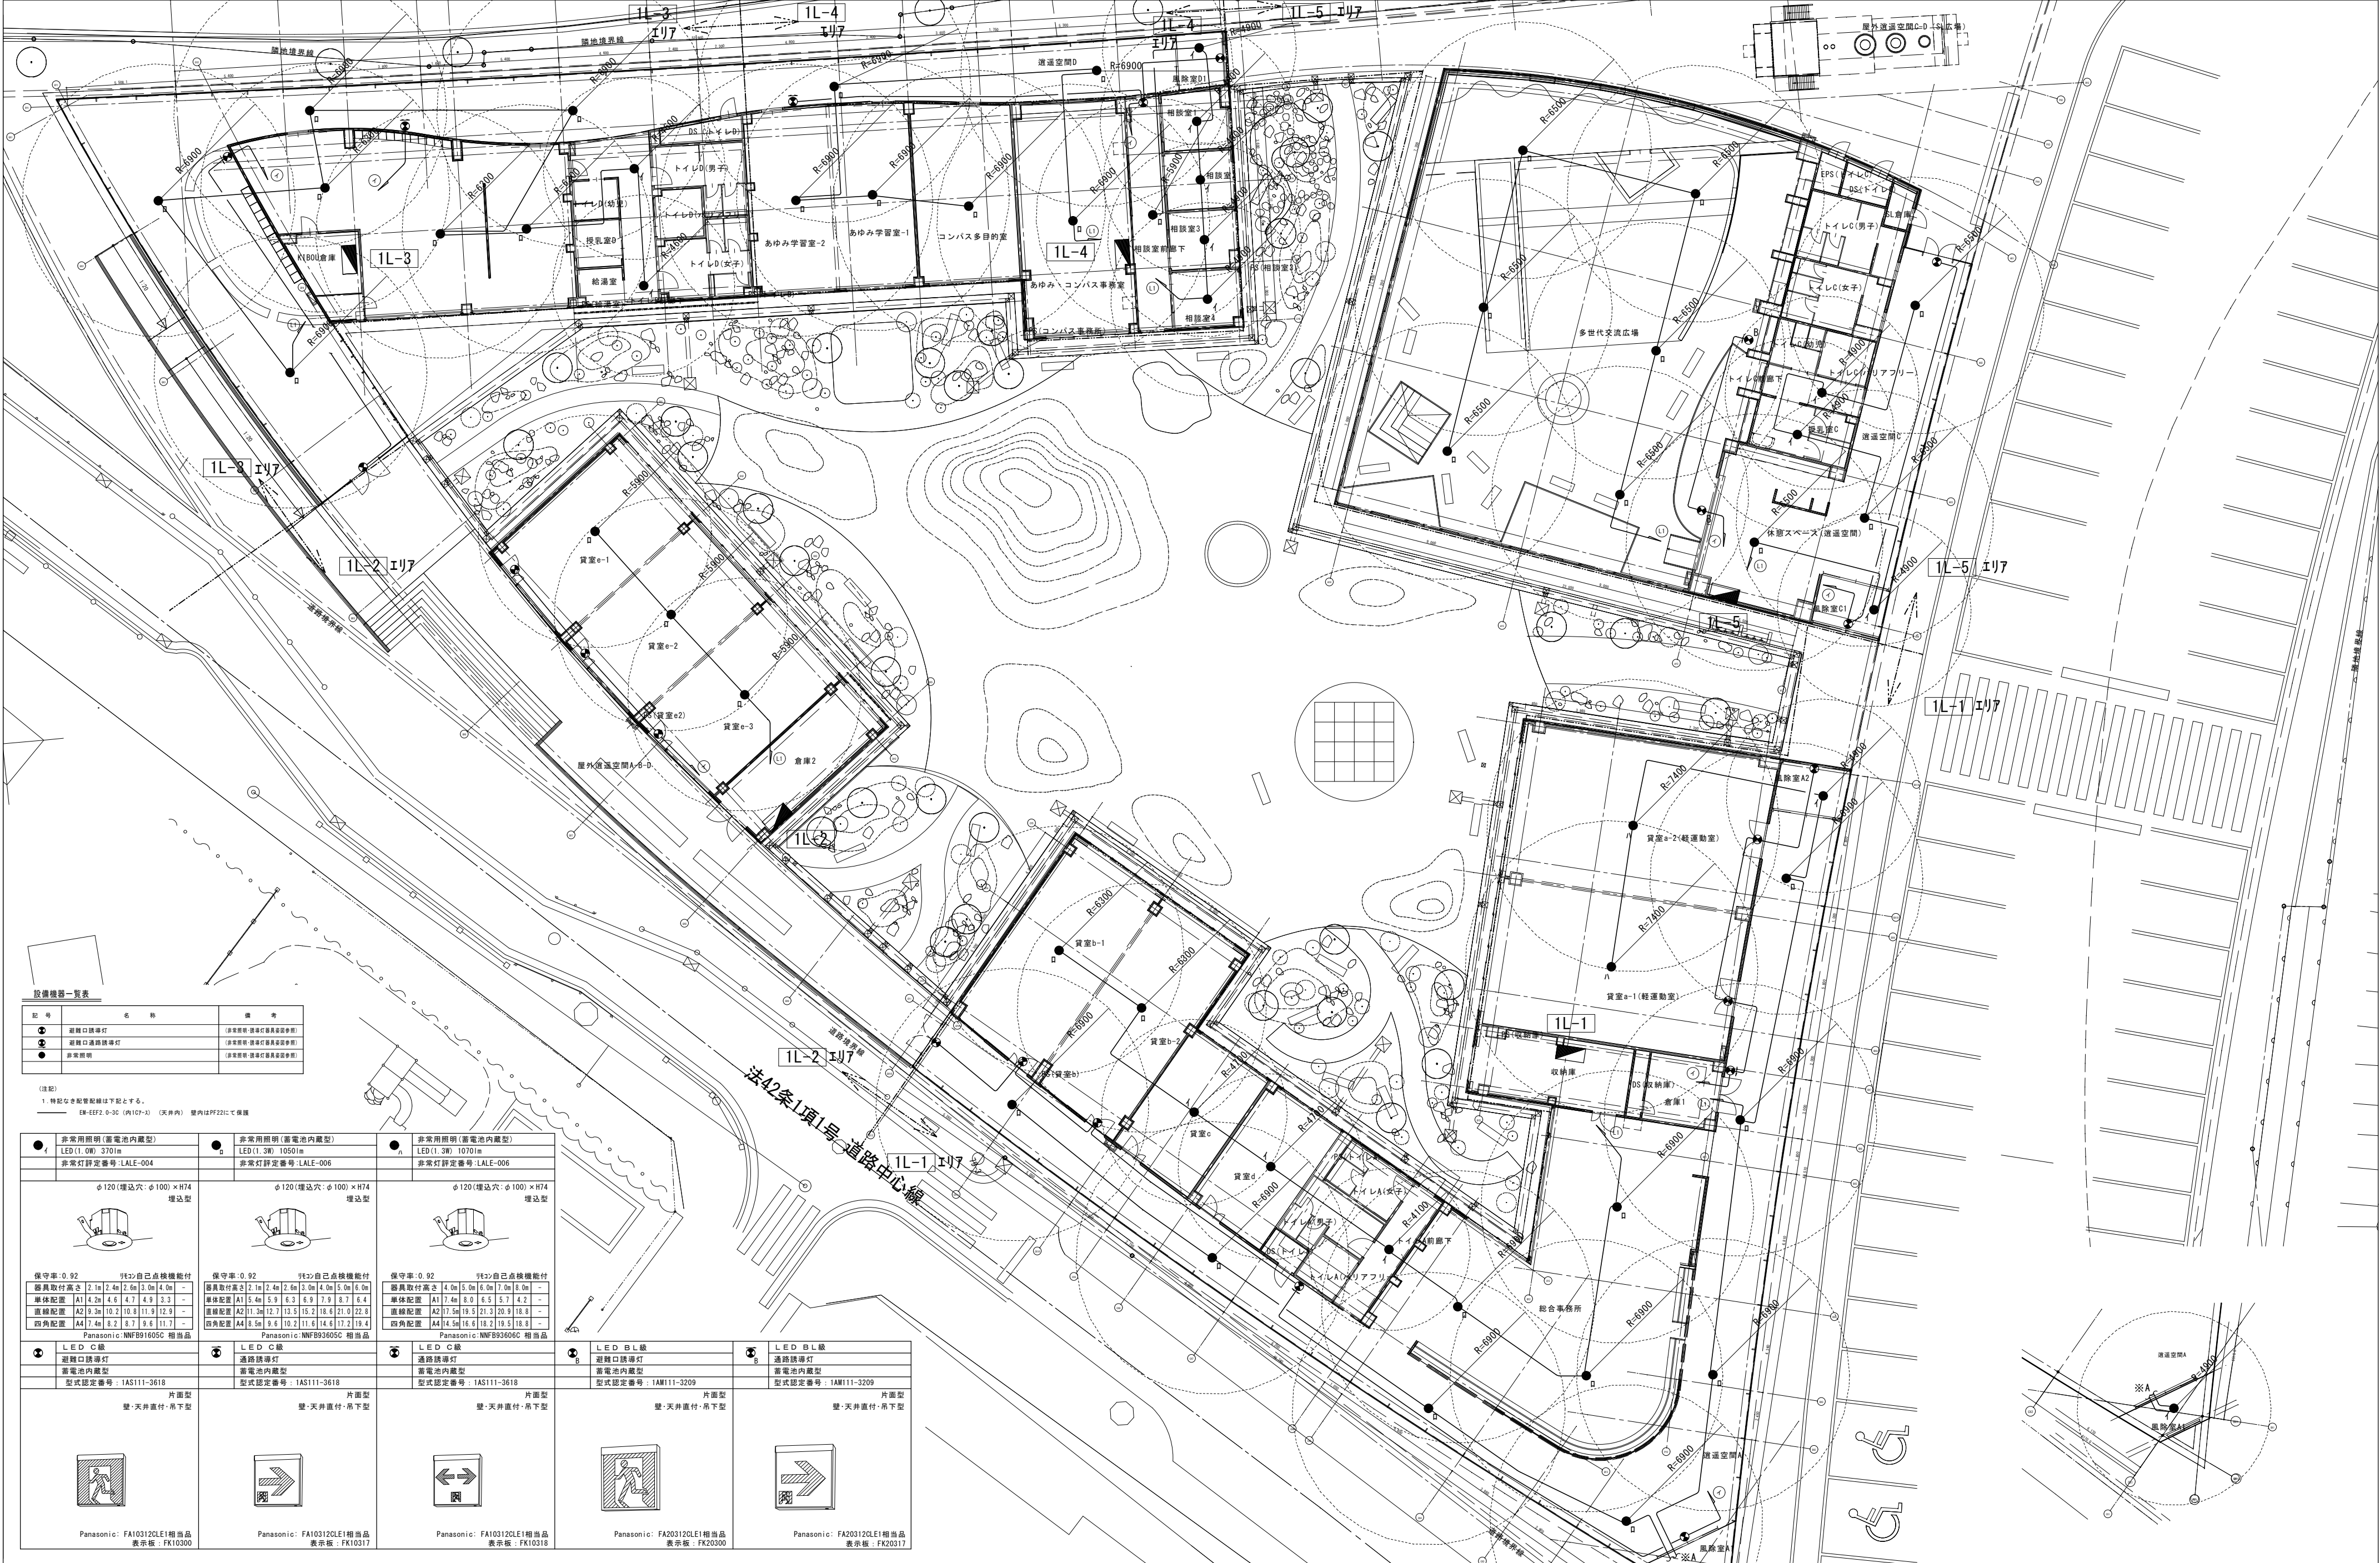

スピーカー容量計算表

回線 No.	放送箇所	 1W	 1W	 10W	 1W	 1W	 10W		W数計
①	総合事務所	2				1			3
②	遊道空間（地域交流センター）		8		1	1			10
③	貸室a～d		6						6
④	貸室e		3			1			4
⑤	K180U事務室	2							2
⑥	遊道空間（総合教育センター）	1	8						9
⑦	あゆみノコンパス事務室	8	1						9
⑧	多世代交流広場			5					50
⑨	遊道空間（地域交流センター）	1	5						6
⑩	遊道空間（SL広場）				3				3
⑪	ふらっとスペース				3				3
⑫	中 庭						2		20
⑬	（予備）								
⑭	（予備）								
⑮	（予備）								
⑯	（予備）								
⑰	（予備）								
⑱	（予備）								
⑳	（予備）								
	W数合計	アンプ容量180W以上 > 124W							125W


凡 例













記号	機器名称
	非常業務放送架
	非常業務遠隔操作器
	天井埋込型スピーカー（ATT無）
	天井埋込型スピーカー（ATT付）
	高天井用天井埋込型スピーカー
	防滴天井露出型スピーカー（ATT付）
	壁掛型スピーカー（ATT付）
	ホーンスピーカー
	アッテネータ
	アッテネータ（60W）
	電源遮断ユニット


配管・配線

※特記なき配管配線は下記とする。

	EM-HP1.2-3C	（天井内）壁内：（PF16）
	EM-HP1.2-5P	（天井内）壁内：（PF22）
	EM-HP1.2-10P	（天井内）壁内：（PF28）

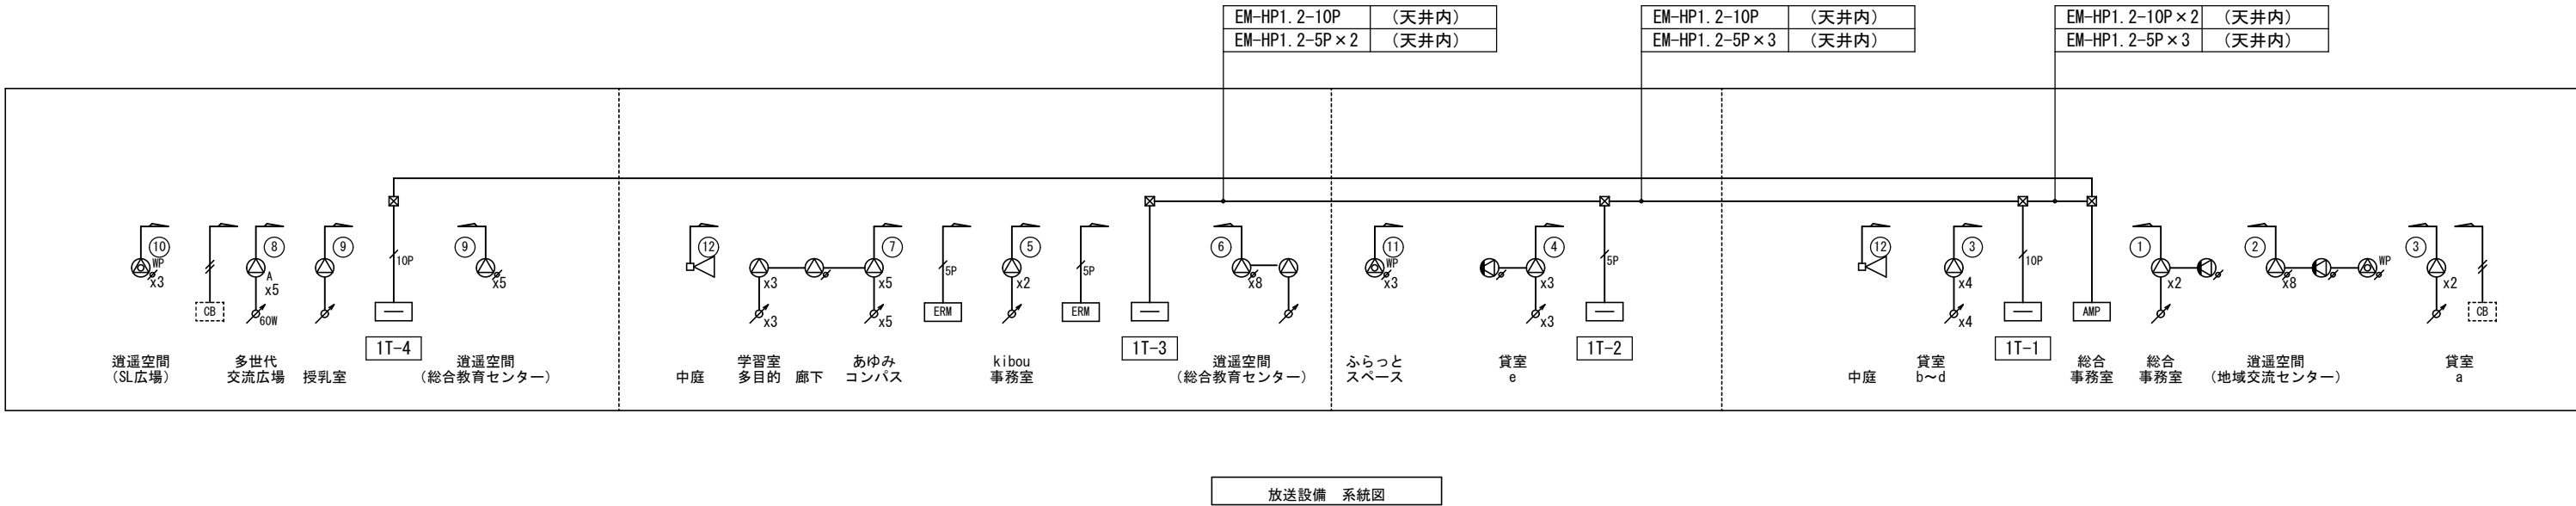

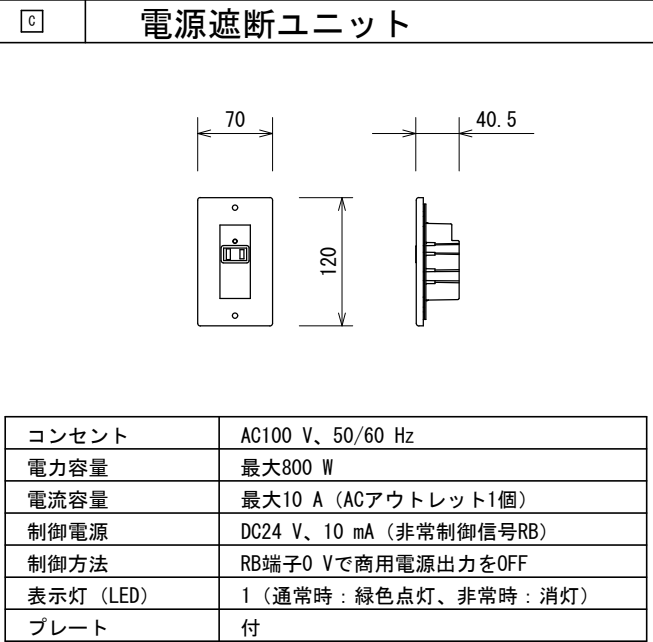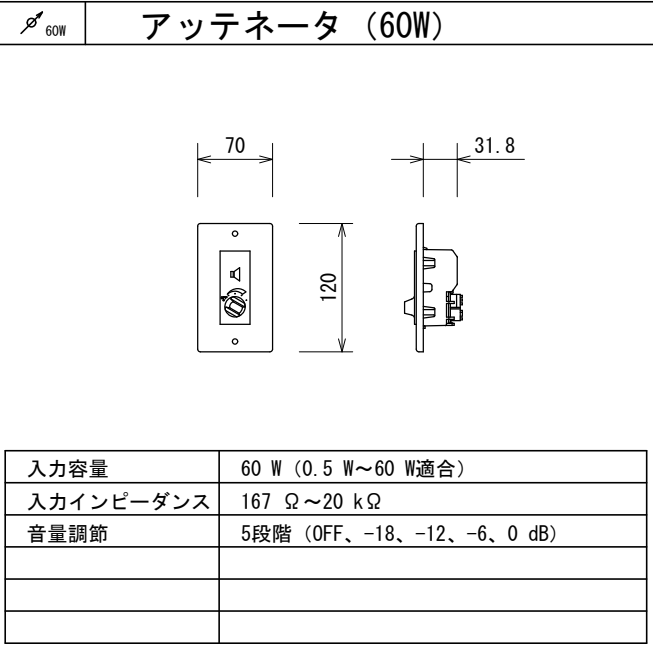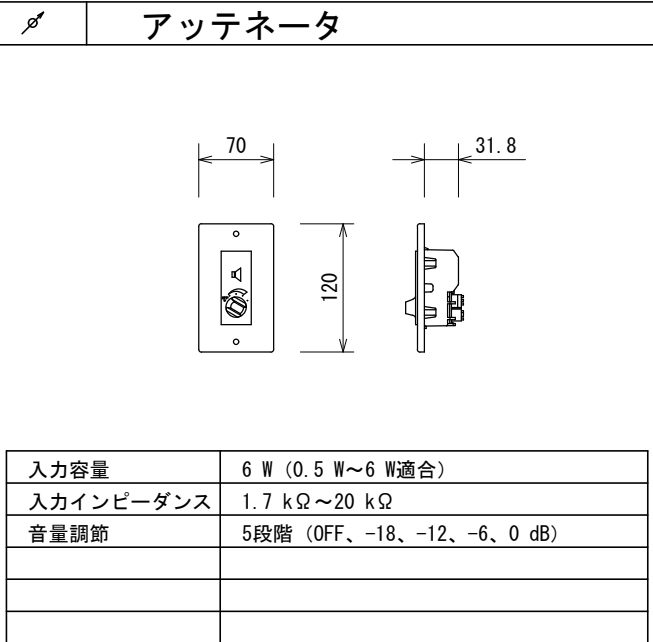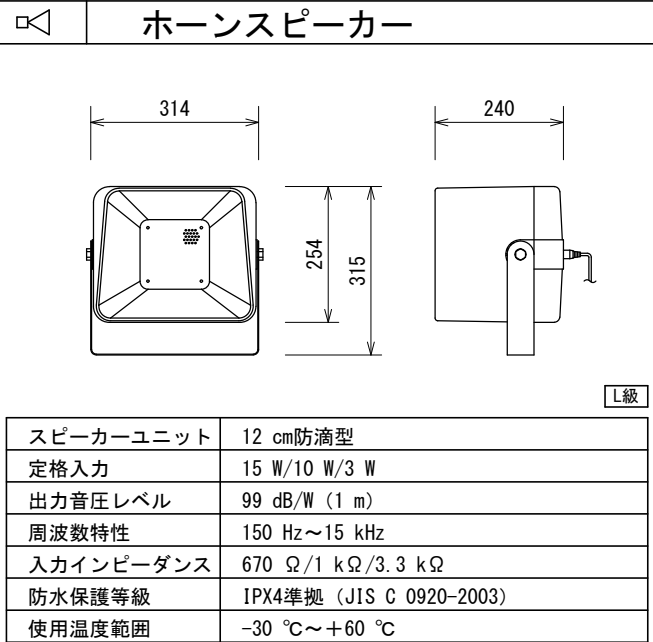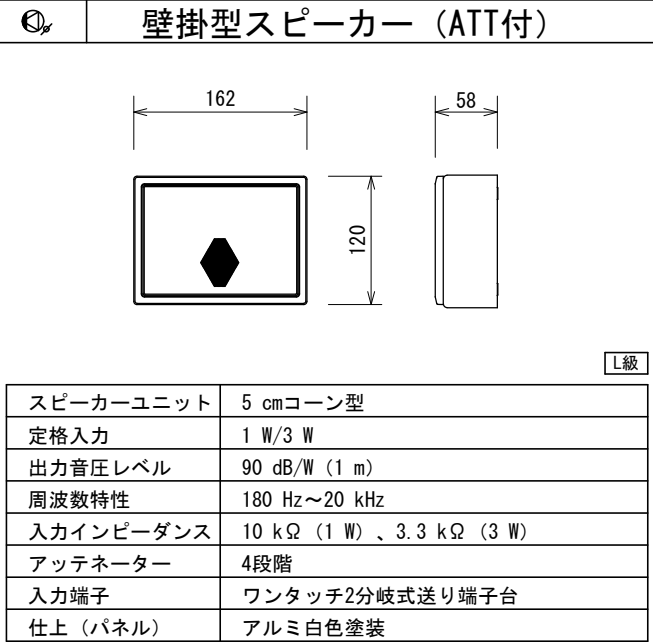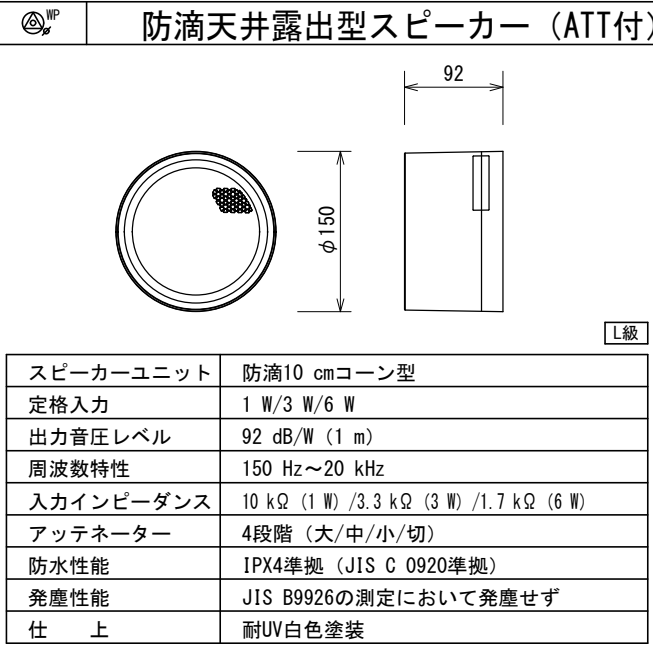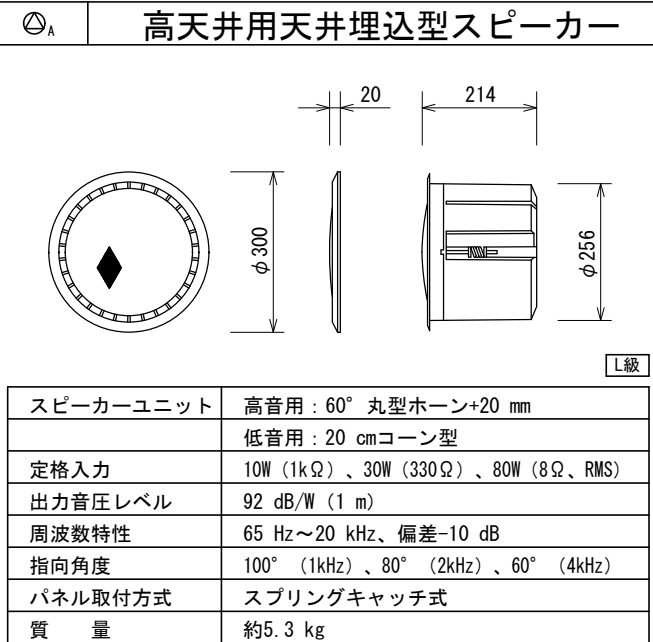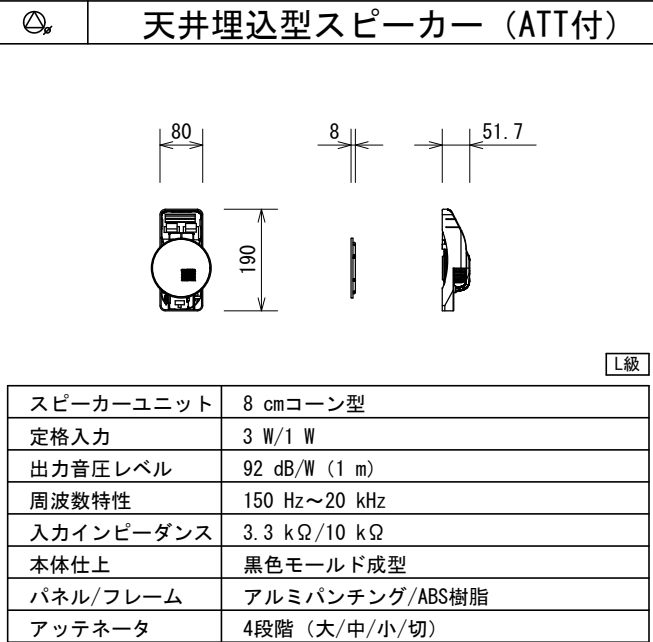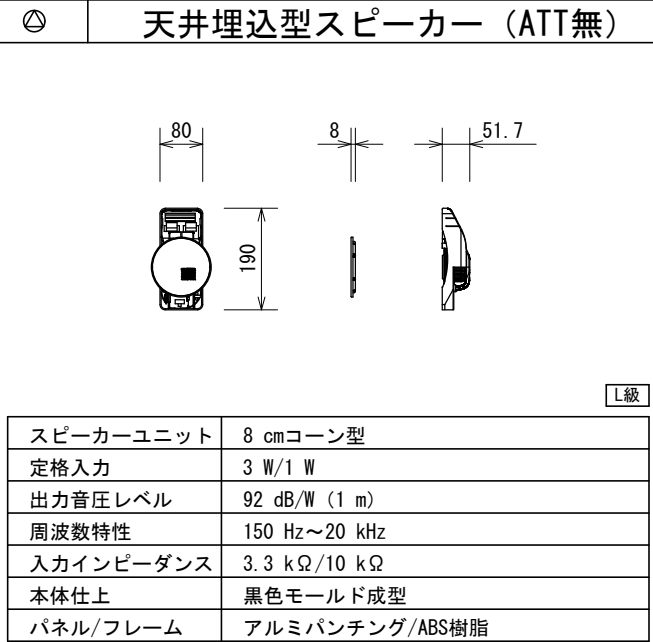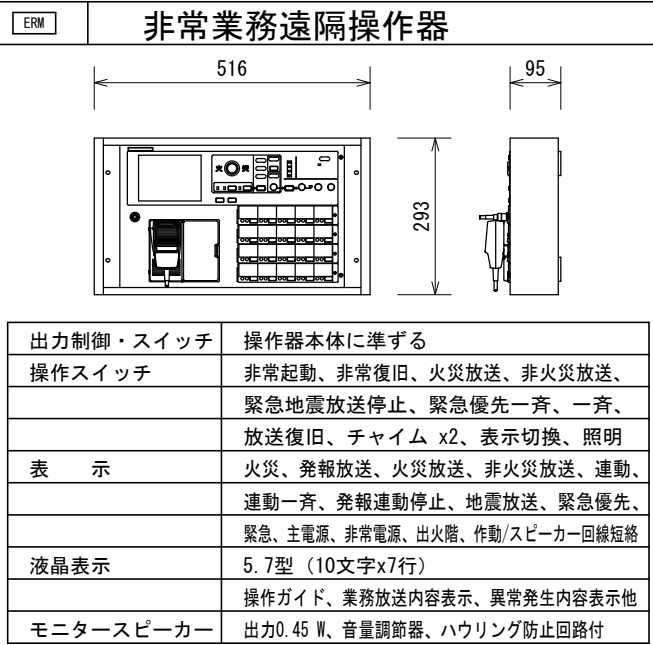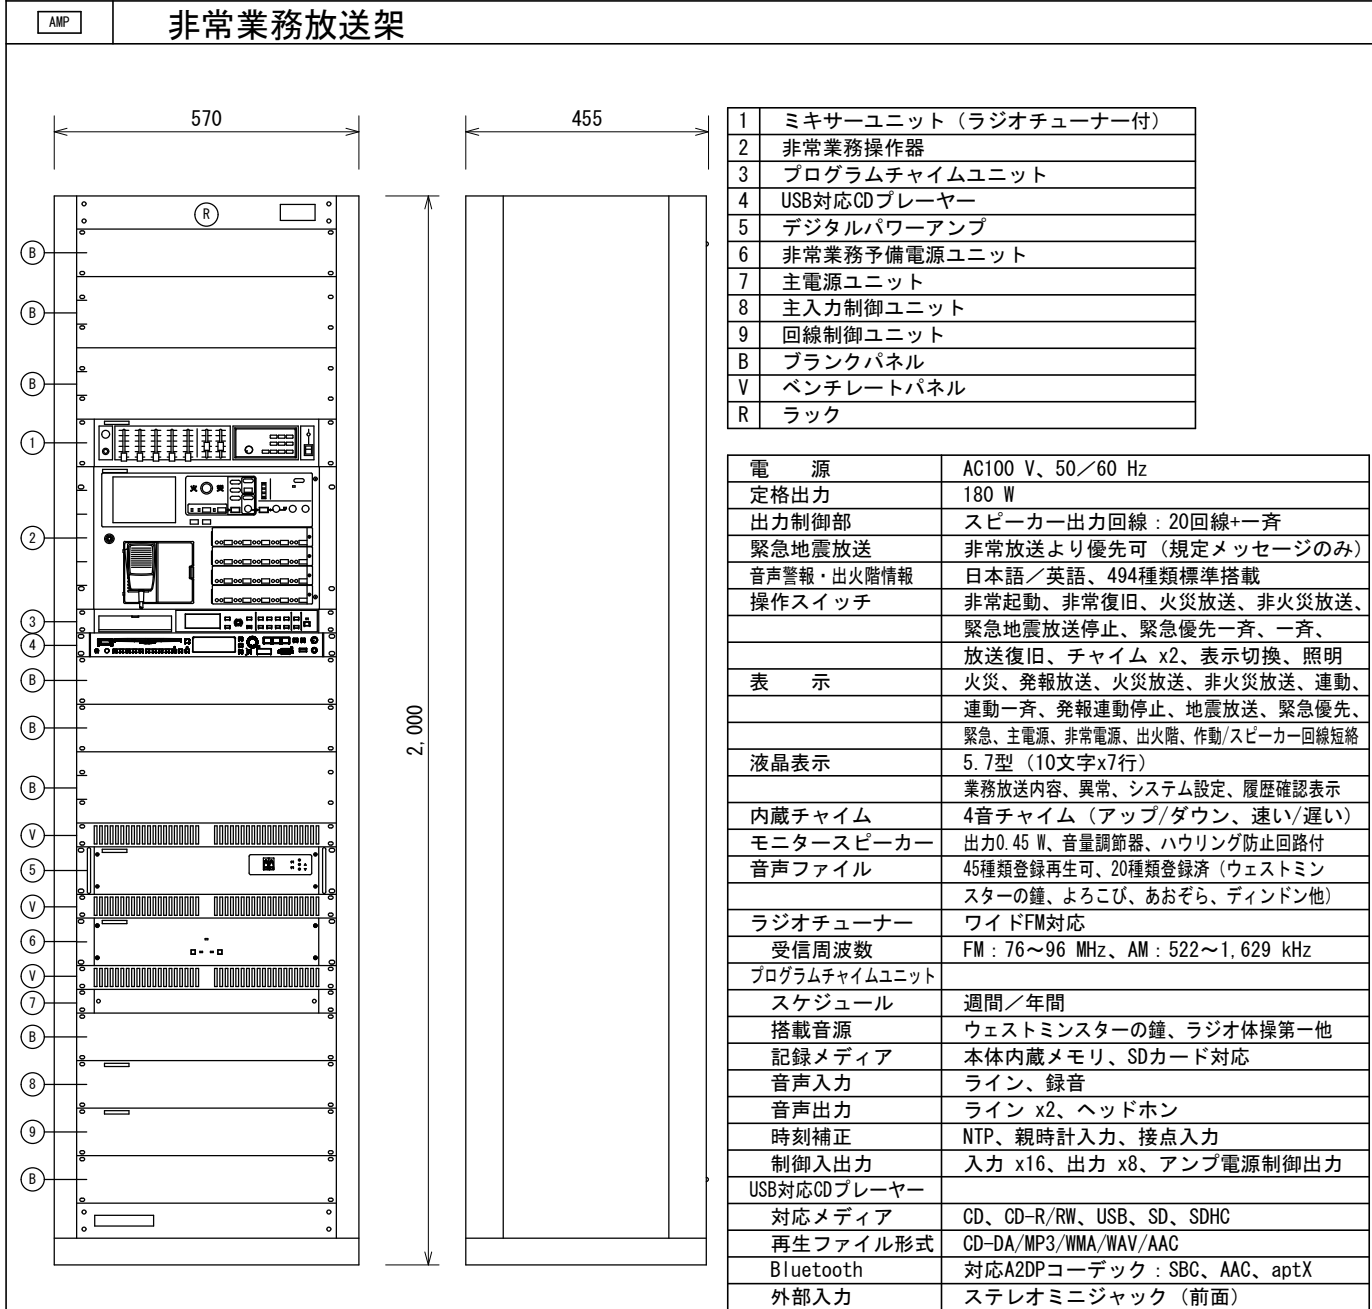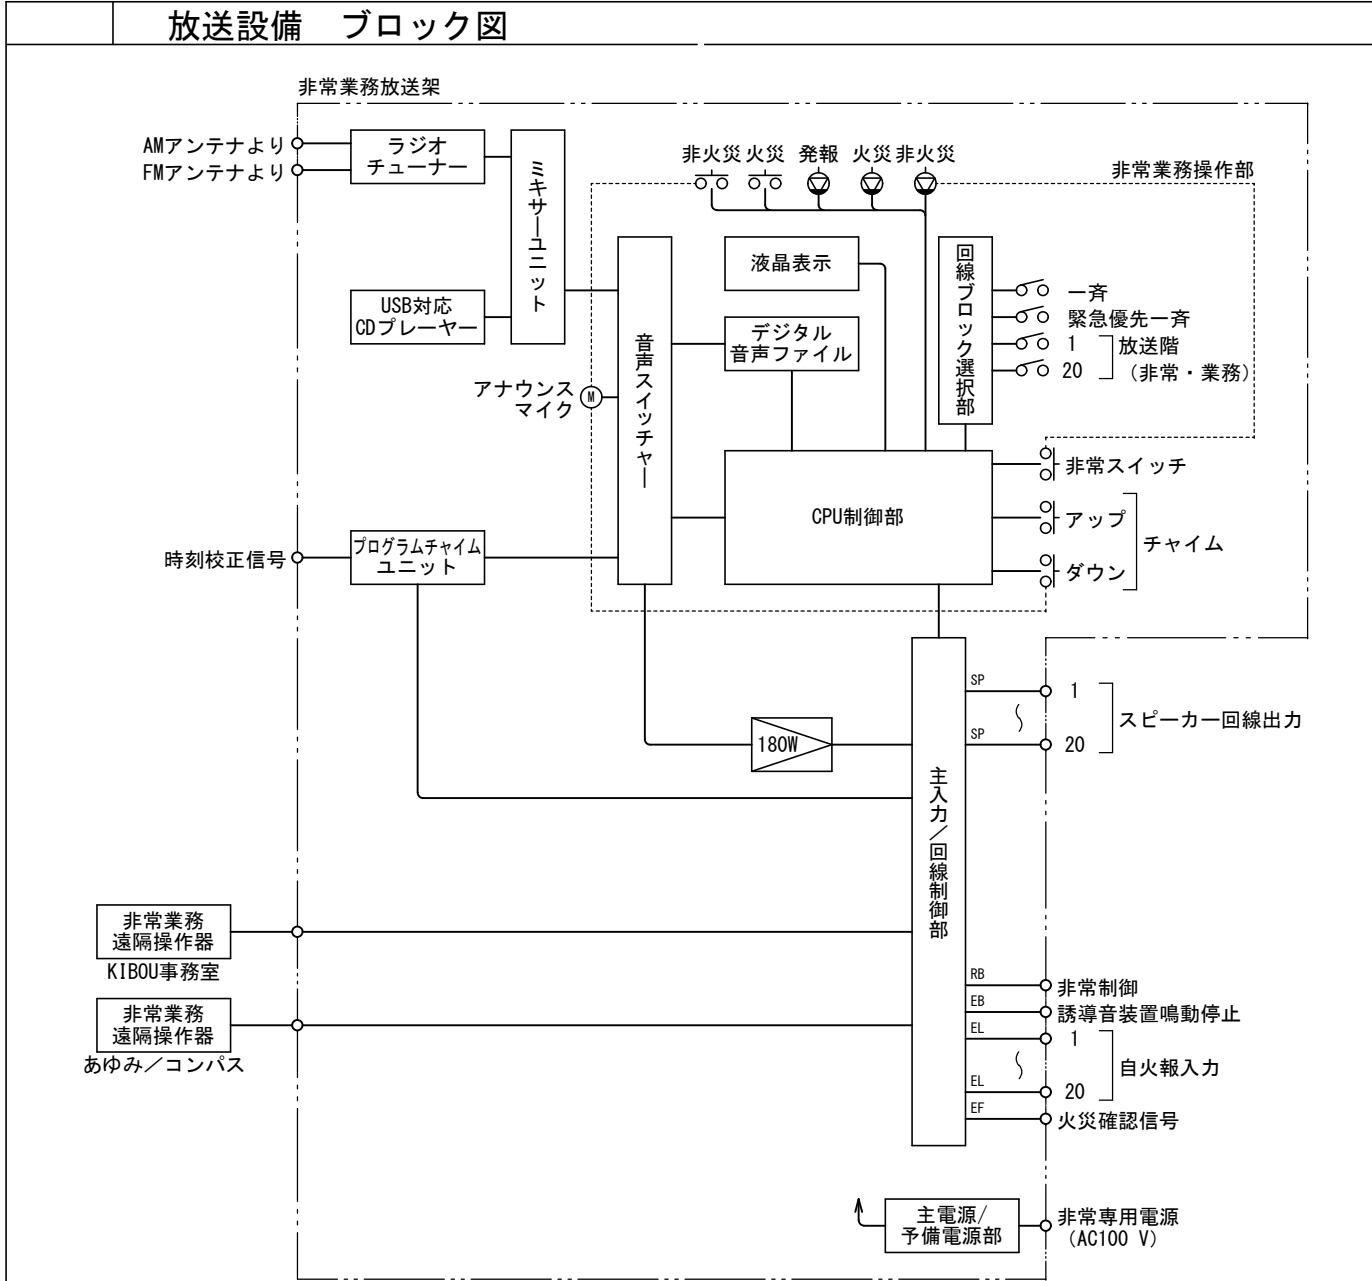

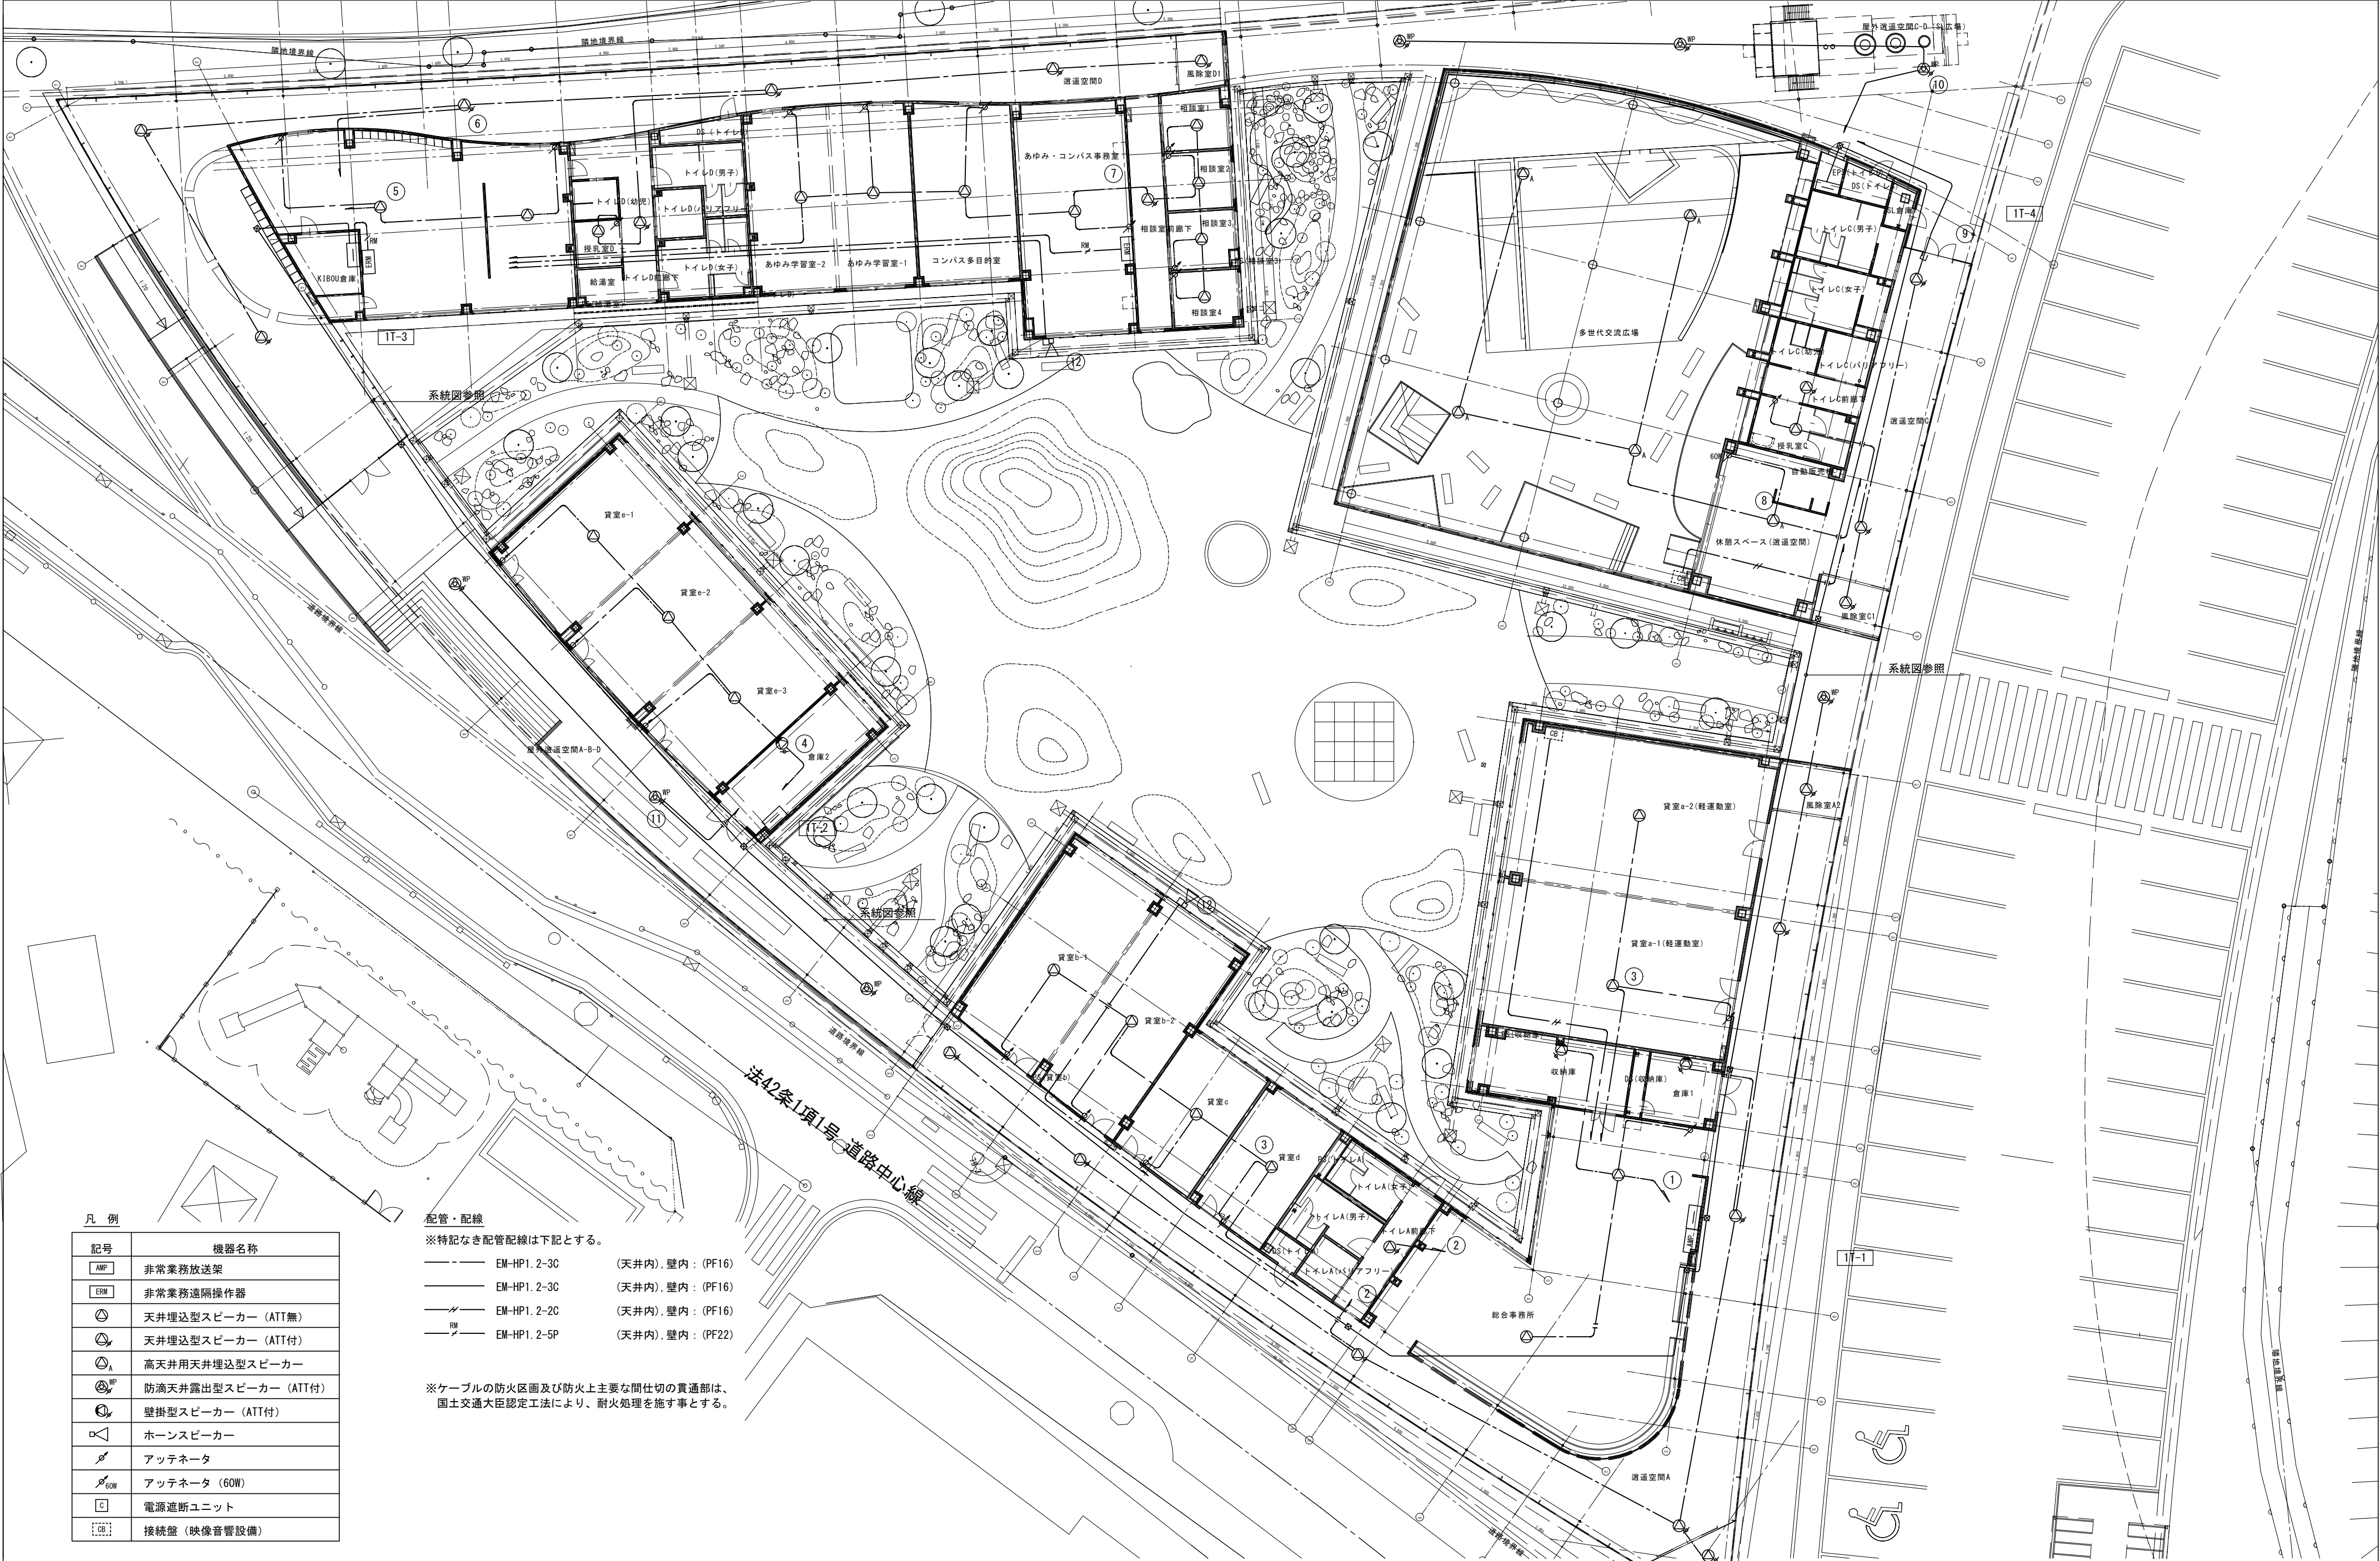

凡 例	
記号	機器名称
AMP	非常業務放送架
ERM	非常業務遠隔操作器
⊙	天井埋込型スピーカー（ATT無）
⊙	天井埋込型スピーカー（ATT付）
⊙ _A	高天井用天井埋込型スピーカー
⊙ ^{RP}	防滴天井露出型スピーカー（ATT付）
⊙ _W	壁掛型スピーカー（ATT付）
⊙	ホーンスピーカー
⊙	アッテネータ
⊙ _{60W}	アッテネータ（60W）
⊙	電源遮断ユニット
⊙	接続盤（映像音響設備）

配管・配線
※特記なき配管配線は下記とする。

—	EM-HP1.2-3C	(天井内), 壁内: (PF16)
—	EM-HP1.2-3C	(天井内), 壁内: (PF16)
—	EM-HP1.2-2C	(天井内), 壁内: (PF16)
—	EM-HP1.2-5P	(天井内), 壁内: (PF22)

※ケーブルの防火区画及び防火上主要な間仕切の貫通部は、
国土交通大臣認定工法により、耐火処理を施す事とする。

合同会社斎藤信吾建築設計事務所		西尾市教育委員会事務局 生涯学習課		工事（業務）名 生涯学習センター建設電気設備工事（余裕期間制度）	路線等の名称 西尾市生涯学習センター（仮称）	DATE R07.03	E 035
事務所登録 神奈川県知事登録第18685号 一級建築士 第367843号 住所 神奈川県横浜市港北区新吉田東2-23-13		照査 星野 設計 水野		図面名称 非常放送設備 平面図		用紙サイズ A1 (A3)	
						縮尺 1/150 (1/300)	


機器参考外觀圖

P型1級15回線 受信機 (自動試験機能付)

副受信機 (15回線)

回線数	15回線
機能	自動試験機能付
定格	電源電圧 AC100V 50/60Hz 最大 80VA
予備電源	DC24V 1200mAh ニッケルカドミウム蓄電池
形状	壁掛型
表示方式	地図式フィルムカラープリントLED方式

仕様	入力電圧 DC24V
回線数	15回線
表示方式	地図版式(フィルムカラープリントLED方式 A3サイズ)
形状	壁掛型

 

凡例・記号		
記号	名称	備考
	受信機	注記参照
	副受信機	注記参照
	機器収容箱	㊦ ㊧ 収容 消火栓箱組込型
㊦	発信機	P型1級 リング型表示灯付 アドレス付
㊧	警報ベル	DC24V 10mA 自動試験対応型
c	光電式スポット型感知器	2種 露出型 自動試験対応型
c	差動式スポット型感知器	2種 自動試験対応型
c	差動式スポット型感知器	2種 防水型 自動試験対応型
c	定温式スポット型感知器	1種 70℃ 防水型 自動試験対応型
㊨	終端器	警報ベル端末用
△	終端抵抗	10k Ω
	警戒区域番号	
— … —	警戒区域境界線	
	プルボックス	防水型

1. 特記なきは下記とする。(天井内はケーブルころがしとする)

———//———— EM-AEO. 9-2C(PF16) ———///———— EM-AEO. 9-4C(PF16)

2. 警報ベルは、一斉鳴動方式とする。

3. 受信機はP型1級15回線・壁掛型とし、仕様は下記によること。

- ・表示部 地図表示：地図式フィルムカラープリントLED方式 地図サイズ A3ヨコ相当
 : 地図上のLEDは、建物の形状に合わせ任意の場所に配置可能。
 : 地図表示部は、2次元タイプと、3次元タイプで選択可能。
- 液晶表示：地図試験機能付感知器のアドレス表示/部屋番号表示
 防排煙・諸警報のメッセージ表示
- 警報表示：5回線(標準装備)

・主音響 警報音+音声(発報階、発報回線メッセージ)

・自動試験機能付

・音声ガイダンス機能付

・履歴リスト機能付(通常履歴10,000件、自動試験履歴13,000件)

・自動試験感知器接続個数：最大63個/回線

・回線内訳

火災表示	8回線
予 備	2回線

4. 副受信機は15回線とし、仕様は下記によるものとする。(壁掛け型)

- ・表示方式 地図式フィルムカラープリントLED方式 地図サイズA3ヨコ
- ・回線内訳は、受信機回線数と同様とする。

	合同会社斎藤信吾建築設計事務所	西尾市教育委員会事務局 生涯学習課				工事（業務）名 生涯学習センター建設電気設備工事（余裕期間制度）	路線等の名称 西尾市生涯学習センター（仮称）	DATE R07. 03	E 043
	事務所登録 神奈川県知事登録第18685号 一級建築士 第367843号							用紙サイズ A1 (A3)	
	住所 神奈川県横浜市港北区新吉田東2-23-13	照査	星野	設計	設計	水野	図面名称 自動火災報知設備 凡例・系統図		



合同会社齋藤信吾建築設計事務所		西尾市教育委員会事務局		工事（業務）名		路線等の名称		DATE	R07. 03	E 044
事務所登録 神奈川県知事登録第18685号		生涯学習課		生涯学習センター建設電気設備工事（余裕期間制度）		西尾市生涯学習センター（仮称）		用紙サイズ	A1 (A3)	
一級建築士 第367843号		住所 神奈川県横浜市港北区新吉田東2-23-13		図面名称		自動火災報知設備 平面図		縮尺	1/150 (1/300)	